

隰县 2025 年度中央和省级水利发展资金支持
农村集中供水工程维修养护项目
图册

河南兴泽水利水电工程有限公司

二〇二五年六月

	工程名称	乡镇	行政村	自然村	措施
1	定国供水工程	寨子乡	定国	乔村	根据原型号管道更换管道；更换DN50（3.5mm）钢管1500m
2	黑桑供水工程	寨子乡	黑桑	黑桑	根据原型号管道更换
3	马家供水工程	寨子乡	马家	马家	根据原型号管道更换管道；根据原水泵型号进行更换150QJ10-250/35 13kw，更换高压电杆2根
4	去延供水工程	寨子乡	去延、无愚	去延、无愚、杏树腰	根据原型号管道更换管道；更换DN75（3.5mm）钢管1000m
5	白耳供水工程	寨子乡			消毒设施1套
6	班家庄供水工程	寨子乡			消毒设施1套
7	西故乡供水工程	阳头升乡	西故乡	西故乡	对蓄水池采用炉渣保温；输水管道根据原型号管道更换
8	胡家社供水工程	午城镇	龙化	胡家社	根据原水泵型号进行更换
9	曹家坡供水工程	午城镇			消毒设施1套
10	曹家庄供水工程	午城镇			消毒设施1套
11	川口供水工程	午城镇			消毒设施1套
12		阳头升乡	青宿	青宿	根据原水泵型号进行更换150QJ10-180-13千瓦1套
13		城南乡	蓬门	蓬门	根据原水泵型号进行更换QFG5-150-200-5.5千瓦1套
14	北唐户供水工程	城南乡			消毒设施1套
15	曹城供水工程	城南乡			消毒设施1套
16	柴家沟供水工程	城南乡			消毒设施1套
17	陈家沟供水工程	城南乡			消毒设施1套
18	处池供水工程	城南乡			消毒设施1套
19	杜家塌供水工程	城南乡			消毒设施1套
20	坊底供水工程	城南乡			消毒设施1套
21	圪针沟供水工程	城南乡			消毒设施1套
22	后留城供水工程	城南乡			消毒设施1套
23	后南峪供水工程	城南乡			消毒设施1套
24	后庄供水工程	城南乡			消毒设施1套
25	苛西供水工程	城南乡			消毒设施1套
26	李城供水工程	城南乡			消毒设施1套
27	刘家堡供水工程	城南乡			消毒设施1套
28	留城供水工程	城南乡			消毒设施1套
29	白草垣供水工程	城南乡			消毒设施1套
30	陈家河供水工程	龙泉镇			消毒设施1套
31	大坪供水工程	黄土镇			消毒设施1套
消毒设备内含：管道式紫外线消毒器（10m³/s）1套、DN50管径配套压力，流量，PH，温度，浊度等指标远传系统1套、DN50闸阀3个、DN50压力表1个、DN50伸缩节1个及DN50无缝钢管长5m，壁厚3.5mm					

河南兴泽水利水电工程有限公司						
批准			隰县2025年度中央和省级水利发展资金支持农村集中供水工程维修养护项目		阶段	
核定					水利	部分
审查			主要建设内容表			
校核						
设计						
制图			单位	m、mm	日期	2025. 04
描图			比例	如图	图号	



河南兴泽水利水电工程有限公司					
批准			隰县2025年度中央和省级水利发展资金 支持农村集中供水工程维修养护项目		阶段
核定				水利	部分
审查			定国供水工程管道更换平面布置图		
校核					
设计					
制图			单位	m、mm	日期
描图			比例	如图	图号
					2025. 04



河南兴泽水利水电工程有限公司						
批准			颍县2025年度中央和省级水利发展资金		阶段	
核定			支持农村集中供水工程维修养护项目		水利部分	
审查			西古乡供水工程管道更换平面布置图			
校核						
设计						
制图			单位	m、mm	日期	2025.04
描图			比例	如图	图号	




河南兴泽水利水电工程有限公司						
批准			黑县2025年度中央和省级水利发展资金			阶段
核定			支持农村集中供水工程维修养护项目			水利 部分
审查			黑桑供水工程管道更换平面布置图			
校核						
设计						
制图			单位	m、mm	日期	2025.04
描图			比例	如图	图号	



河南兴泽水利水电工程有限公司						
批准			颍县2025年度中央和省级水利发展资金 支持农村集中供水工程维修养护项目			阶段
核定						水利
审查			马家供水工程管道更换平面布置图			
校核						
设计						
制图			单位	m、mm	日期	2025.04
描图			比例	如图	图号	




河南兴泽水利水电工程有限公司						
批准			颍县2025年度中央和省级水利发展资金			阶段
核定			支持农村集中供水工程维修养护项目			水利部分
审查			去延供水工程管道更换平面布置图			
校核						
设计						
制图			单位	m、mm	日期	2025.04
描图			比例	如图	图号	

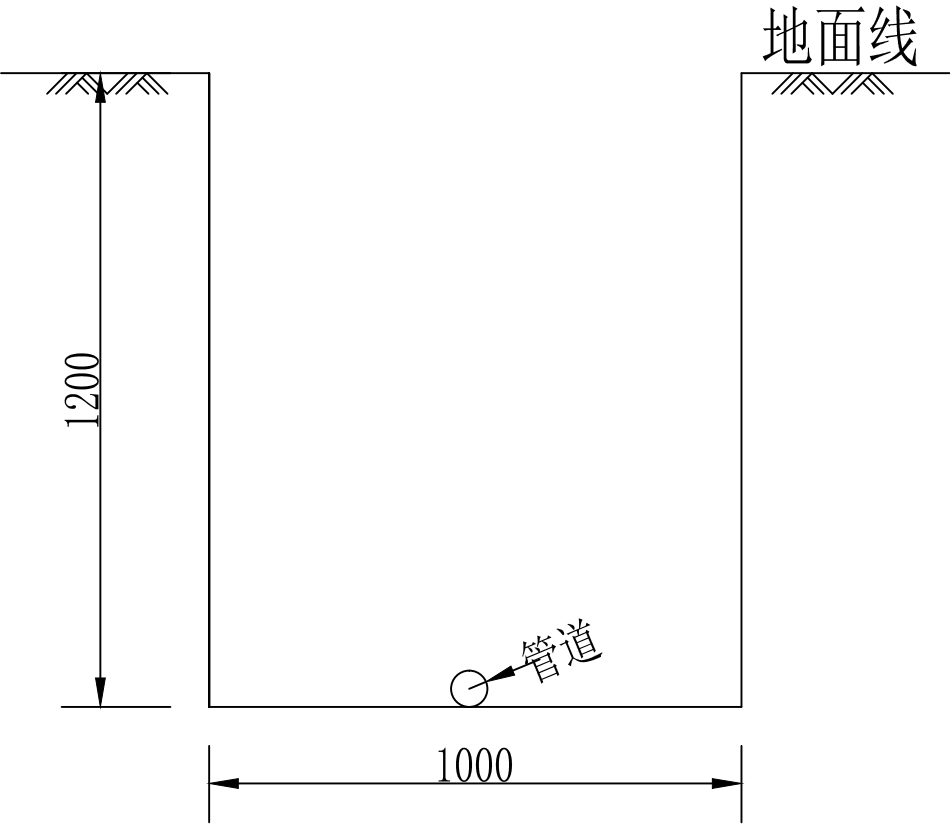

- 说明：
- 1、图中尺寸均以mm计
 - 2、沟槽开挖后夯实，沟槽分层回填夯实粘性土压实度不得小于0.95，非粘性土相对密度不小于0.70
 - 3、管道接口处可预留适于工作的空间
 - 4、管道试压参照相关规范
 - 5、钢管为明管敷设，PE管进行开挖。


河南兴泽水利水电工程有限公司					
批准			隔县2025年度中央和省级水利发展资金		阶段
核定			支持农村集中供水工程维修养护项目		水利部分
审查			管道标准开挖断面图		
校核					
设计					
制图			单位	m、mm	日期 2025. 04
描图			比例	如图	图号

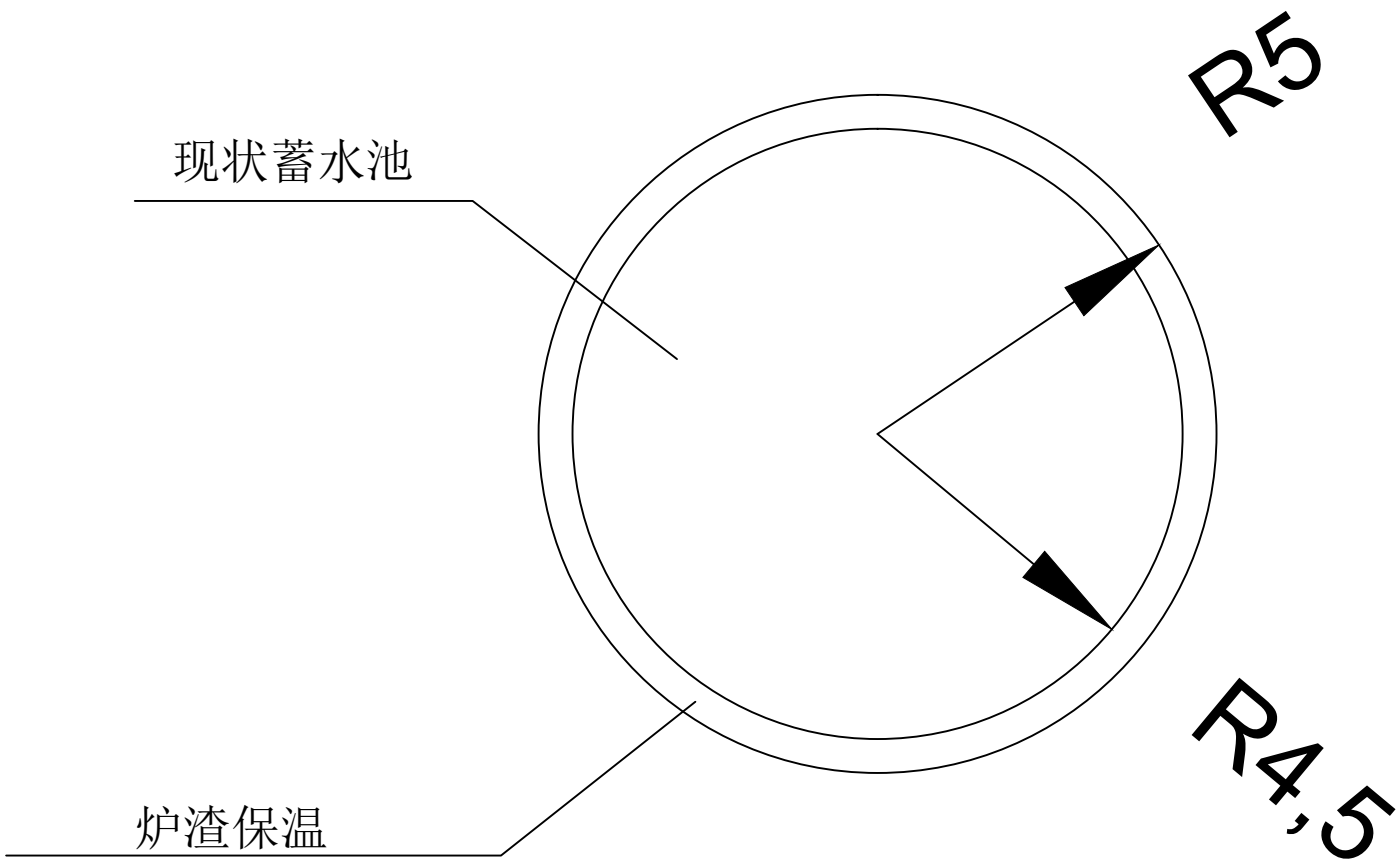

说明：







- 1、现状蓄水池为直径为9m，高2.75m。
- 2、蓄水池保温采用炉渣保温，365mm厚填充墙, 炉渣。
- 3、炉渣保温体积为（78.5-63.6）*2.75=40.975m3

河南兴泽水利水电工程有限公司					
批准			隔县2025年度中央和省级水利发展资金		阶段
核定			支持农村集中供水工程维修养护项目		水利 部分
审查			蓄水池保温		
校核					
设计					
制图			单位	m、mm	日期 2025. 04
描图			比例	如图	图号

 

- 1、图中尺寸单位均以mm计。
- 2、镇墩采用C20砼现浇,地基和回填土应夯实,粘性土压实度不小于0.92,无粘性土相对密度不小于0.65。
- 3、DN200mm以下管道镇墩尺寸采用1.0m×1.0m×1.0m。

河南兴泽水利水电工程有限公司						
批准			临县2025年度中央和省级水利发展资金			阶段
核定			支持农村集中供水工程维修养护项目			水利部分
审查			镇墩			
校核						
设计						
制图						
描图			单位	m、mm	日期	2025.04
			比例	如图	图号	

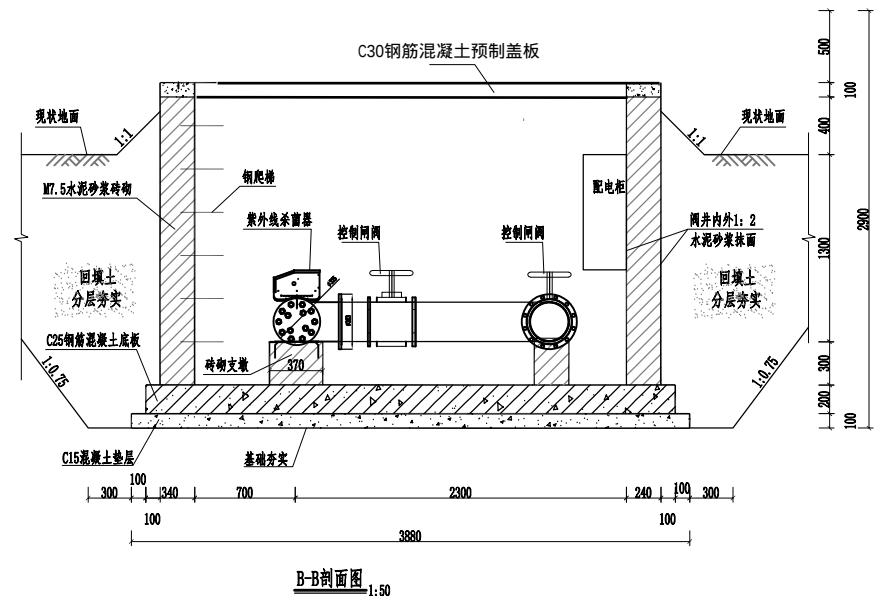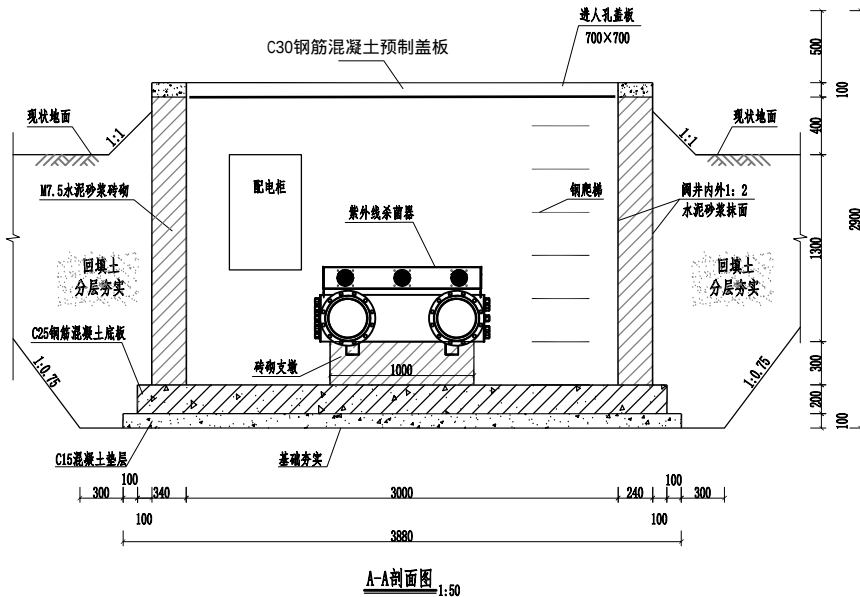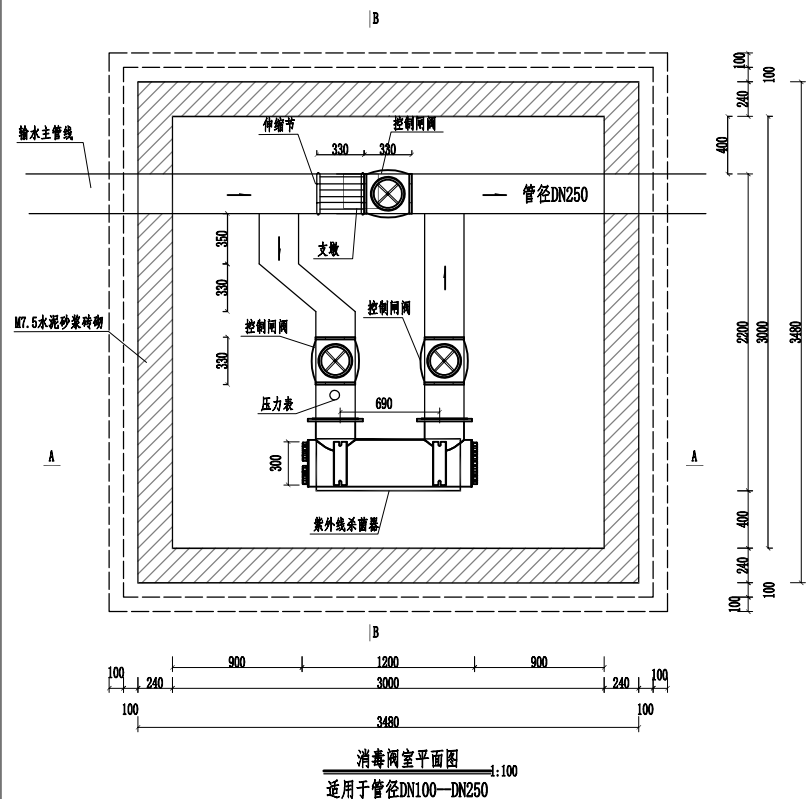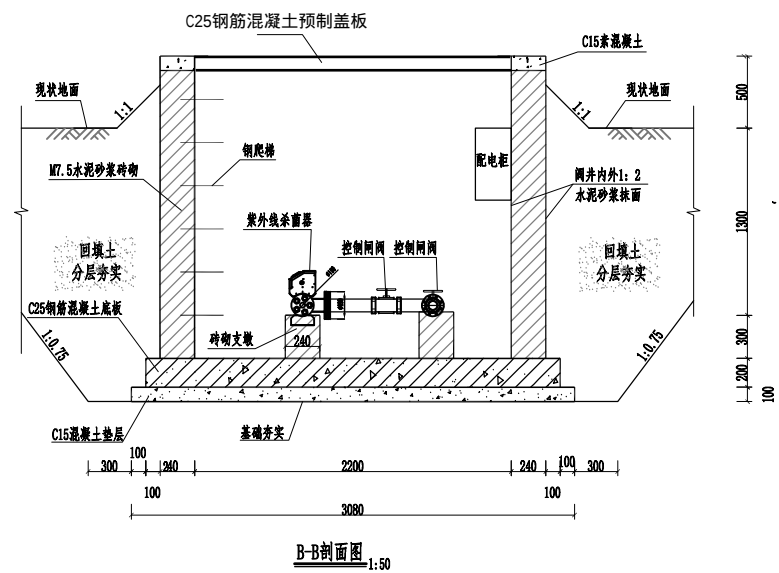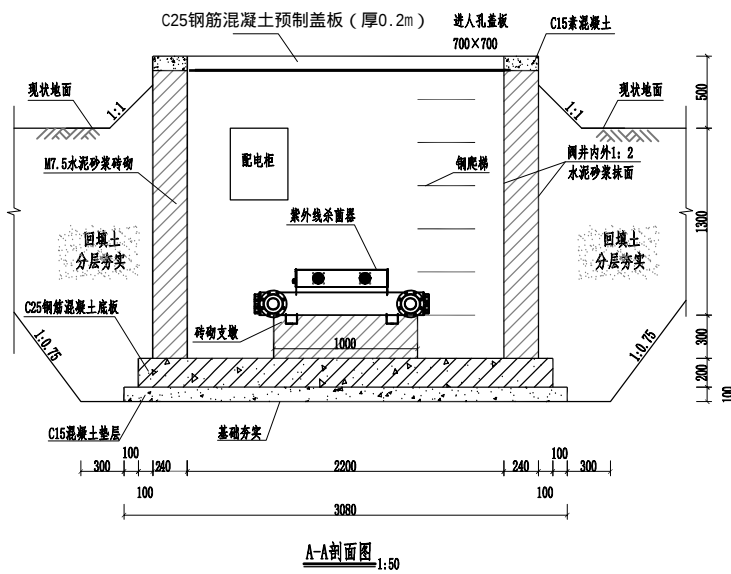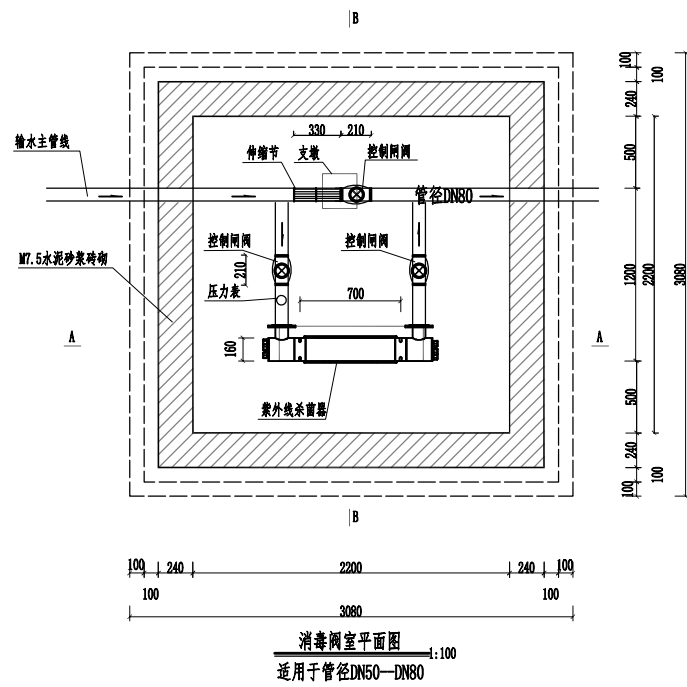

- 说明:
- 1、图中尺寸均以mm计;
 - 2、消毒阀室为砖砌阀井, 开挖肥槽300mm, 边坡1: 0.75;
 - 3、钢筋保护层: 盖板为25mm, 底板为30mm;
 - 4、底板配筋为 10@200, 双层布置;
 - 5、采用原土回填压实度要求不小于90%;
 - 6、管道施工要求按《给排水管道工程施工及验收规范》(GB50268-2008)的有关规定执行。