




建筑	给排水	工艺	自控
结构	电气	暖通	照明
暖通	电气	暖通	照明
暖通	电气	暖通	照明

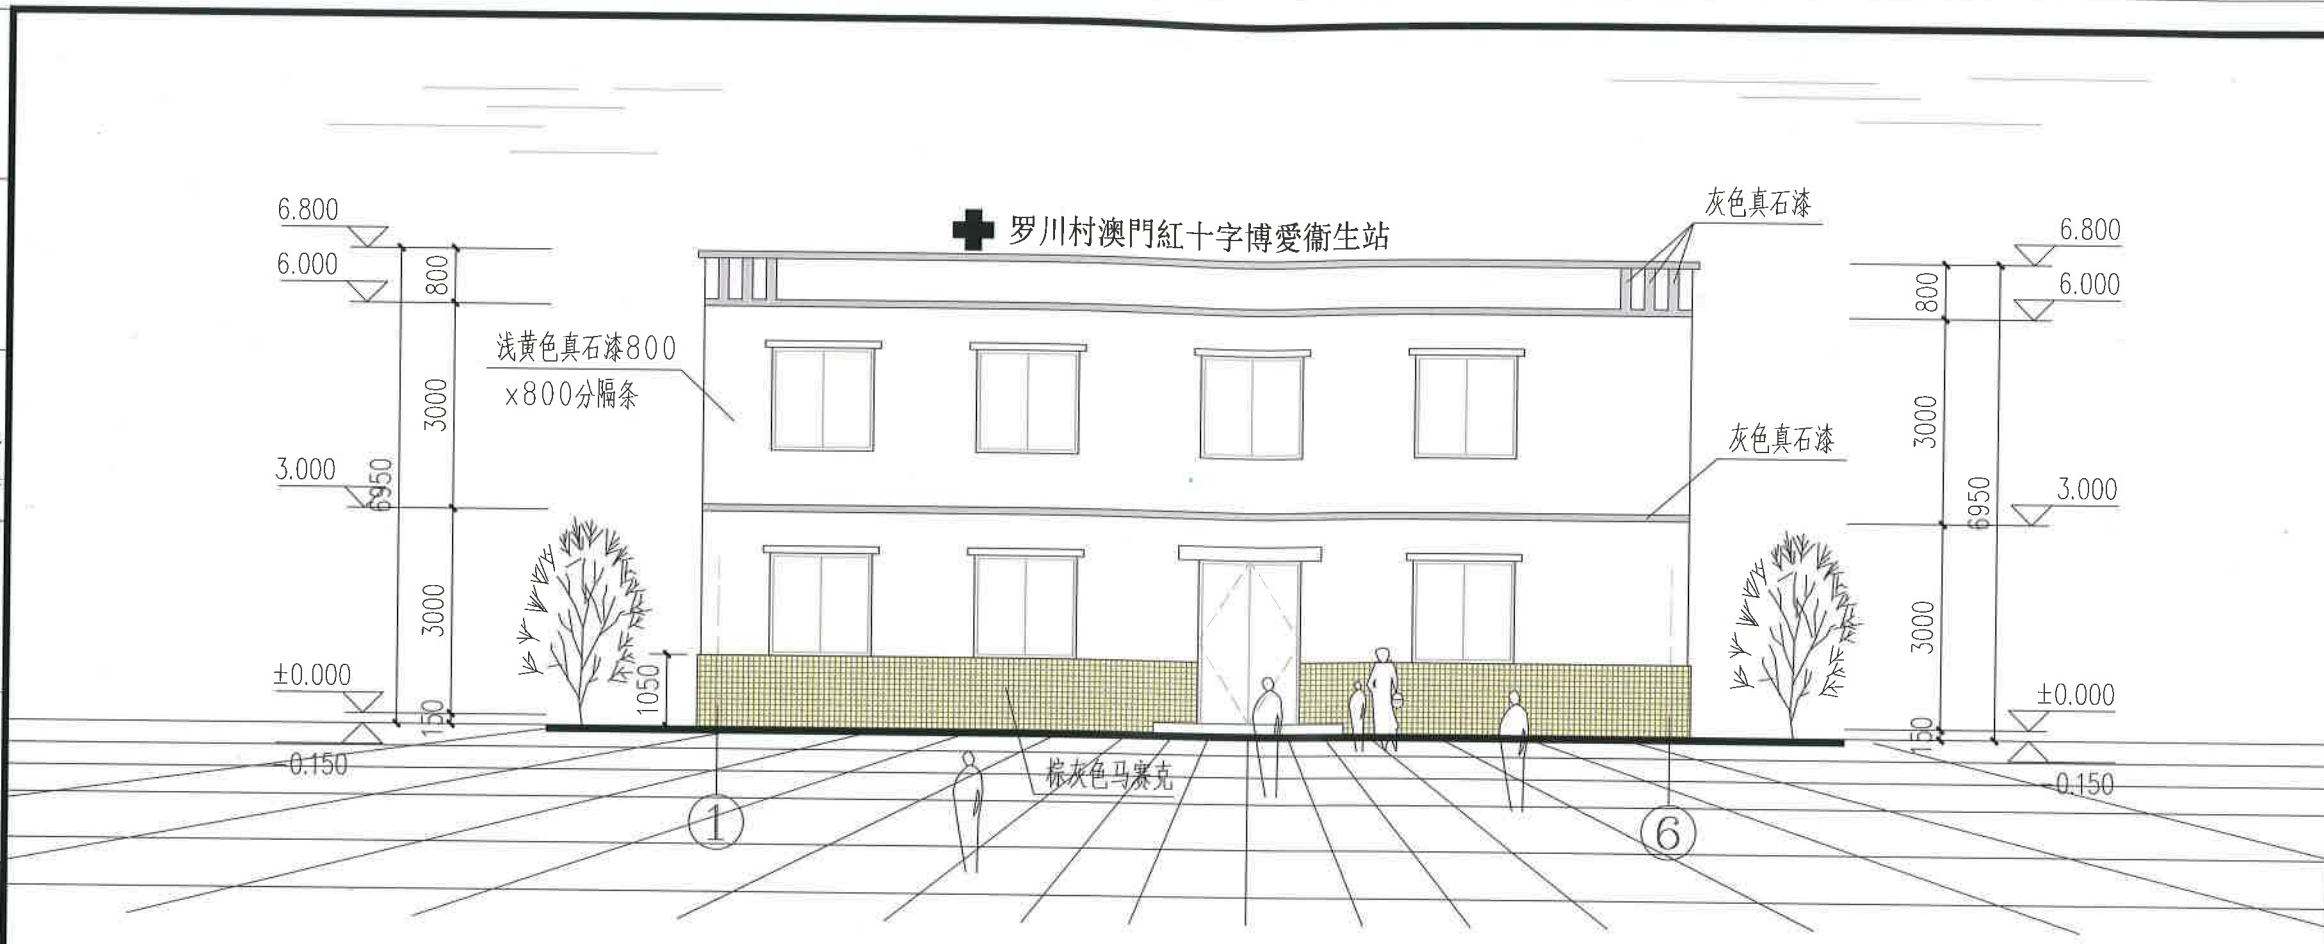

①—⑥立面图 1:100

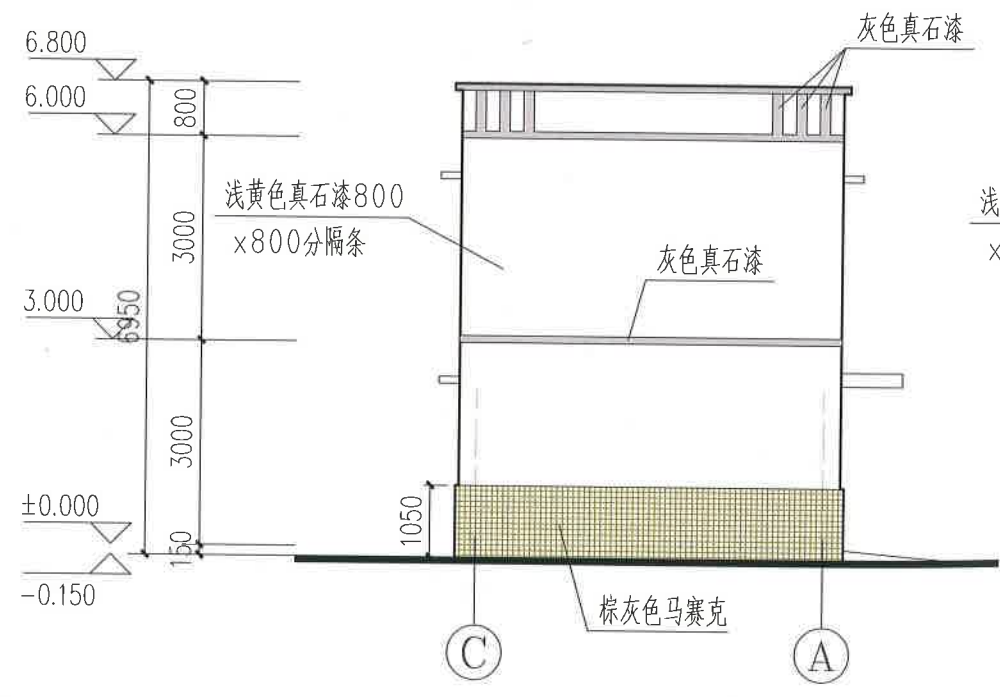

C—A立面图 1:100

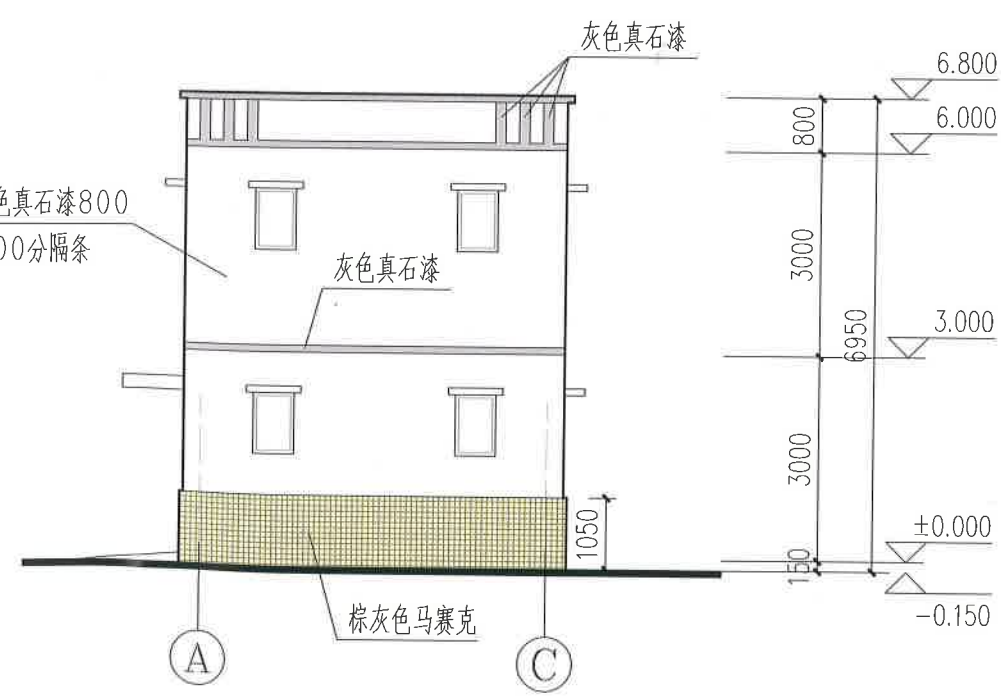

A—C立面图 1:100

审查合格章 STAMP OF APPROVAL		
出图专用印章 DIAGRAM STAMP		
四川省建设工程设计专用章 四川中赢工程技术有限公司 注册编号: A251021509 有效期至: 2025年1月17日 四川省住房和城乡建设厅监制		
注册师执业印章 CERTIFIED ENGINEER STAMP		
中华人民共和国一级注册建筑师 姓名: 郭文秀 注册号: 5102150-006 有效期至: 2025年3月		
中赢设计 四川中赢工程技术有限公司 工程设计证书等级: 乙级 证书编号: A251021509 市政行业(排水工程、道路工程、桥梁工程) 专业乙级: 建筑行业(建筑工程)乙级: 风景园林工程设计专项乙级: 工程勘察证书等级: 乙级 证书编号: B251008279 工程勘察专业类(岩土工程)乙级 公司地址: 中国(四川)自由贸易试验区 成都高新区益州大道中段888号2栋3单元6楼605号		
建设单位 CLIENT	澳门红十字会	
项目名称 PROJECT	永靖县刘家峡镇罗川村 澳门红十字博爱卫生站	
子项名称 SUB-PROJECT	罗川村卫生站	
图名 TITLE	①—⑥立面图 ①—②立面图 ③—④立面图	
工程编号 PROJECT NO.		
审定 APPROVED	郭文秀	郭文秀
项目负责人 CAPTAIN	郭文秀	郭文秀
专业负责人 CHIEF ENGR.	廖媛媛	廖媛媛
校核 CHECKED BY	廖媛媛	廖媛媛
设计 DESIGNED BY	匡洋	匡洋
专业 DISCIPLINES	建筑	阶段 STAGE
比例 SCALE	1:100	日期 DATE
张次 DRAWING No.	第4张	共4张 TOTAL